


電気改修図

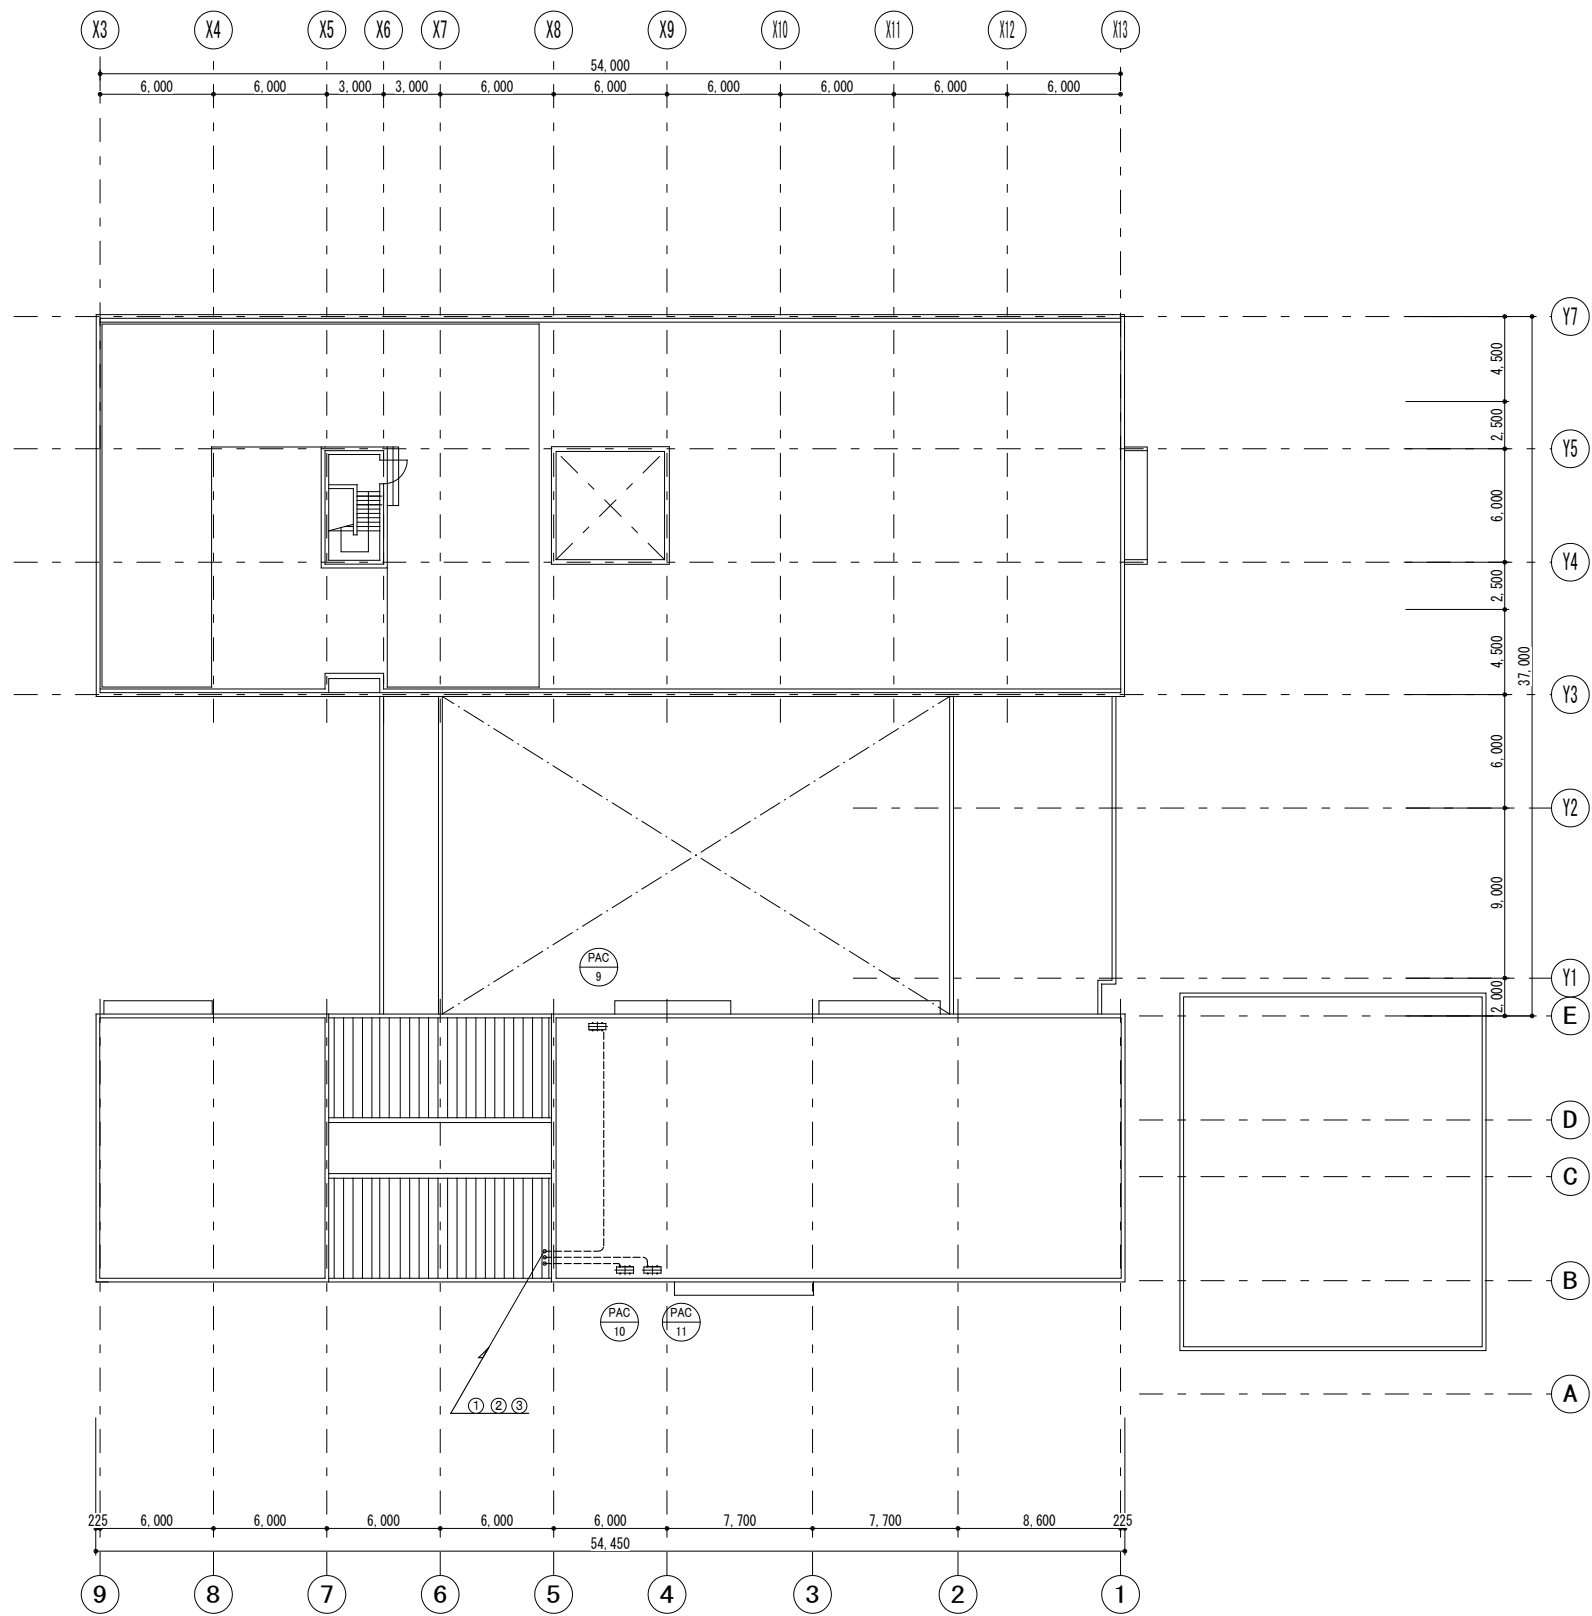

記号	配管記号	リスト
①	CV 8φ-4C	(GP36)
②	CV 2φ-4C	(GP28)
③	CV-T 60φ IV 8φ	(GP70)

※室内機電源は室外機より冷媒配管
共巻きとするWF2.0mm-3C

機種のみ更新配管配線記号
機種のみ更新配管配線記号

承認	承認	承認	承認	訂正・変更			京都市立京北病院 空調改修工事	縮尺	図面No	現場代理人	担当	製図
日付	日付	日付	日付				R階 電気配線平面図	日付	M-13	日付	日付	日付